

AREA OGGETTO  
D'INTERVENTO

DEPOSITO  
ATTREZZATURE SPORTIVE  
MQ. 40,18

PENSILINA

PALLAVOLO

PALLACANESTRO

SALA MUSCOLAZIONE  
MQ. 62,40  
R.I. 1/6

SPOGLIATOIO

SPOGLIATOIO

SPOGLIATOIO  
GIUDICI  
&  
ARBITRI

DOCCIA

ANTI  
BAGNO

DEPOSITO

SERVIZI

SPOGLIATOIO

PRONTO  
SOCCORSO

DISIMPEGNO

ANTI BAGNO

DISIMP

SOGGIORNO  
PRANZO

CUCINA

UFFICIO N° 3

UFFICIO N° 2

UFFICIO N° 1

INGRESSO  
PUBBLICO

UOMINI

DONNE

W.C.

W.C.

W.C.

INGRESSO  
CUSTODE

A

DEPOSITO

SERVIZI

C.T.

RIPOSTIGLIO

W.C. DISABILI

W.C.

W.C.

D.

D.

D.

INGR.

W.C. DISABILI

D.

D.

W.C.

USCITA  
DI  
SICUREZZA

1,80

2,30

DISIMPEGNO

2,00

2,35

1,65

2,30

1,65

2,30

1,65

2,30

1,75

2,85

1,75

2,95

0,95

2,95

1,75



2,95

2,10+50


1,60

**ADEGUAMENTO DEGLI IMPIANTI SPORTIVI**  
**ANNO 2001**  
**PALESTRA IPPODROMO**  
 REALIZZAZIONE DI UN LOCALE DI DEPOSITO


DATA OTTOBRE 2001	N. AVVIA ACQUINAVANTI <b>1</b>	OGGETTO AVVIA <b>PIANTE - PROSPETTI - SEZIONE PIANTA COPERTURA ESTRATTO DI P.R.G.</b>	PROGETTISTA SETTORE EDILIZIA PUBBLICA REPARTO IMPIANTI SPORTIVI	COLLABORATORE Geom. Gabriele Sarti
SCALA 1:100		RESPONSABILE DEL PROCESSIONE <input type="checkbox"/> PROGETTO PRELIMINARE <input checked="" type="checkbox"/> PROGETTO ESECUTIVO	Arch. Qualitieri Bernabini	DIREZIONE Geom. Stefano Candiano

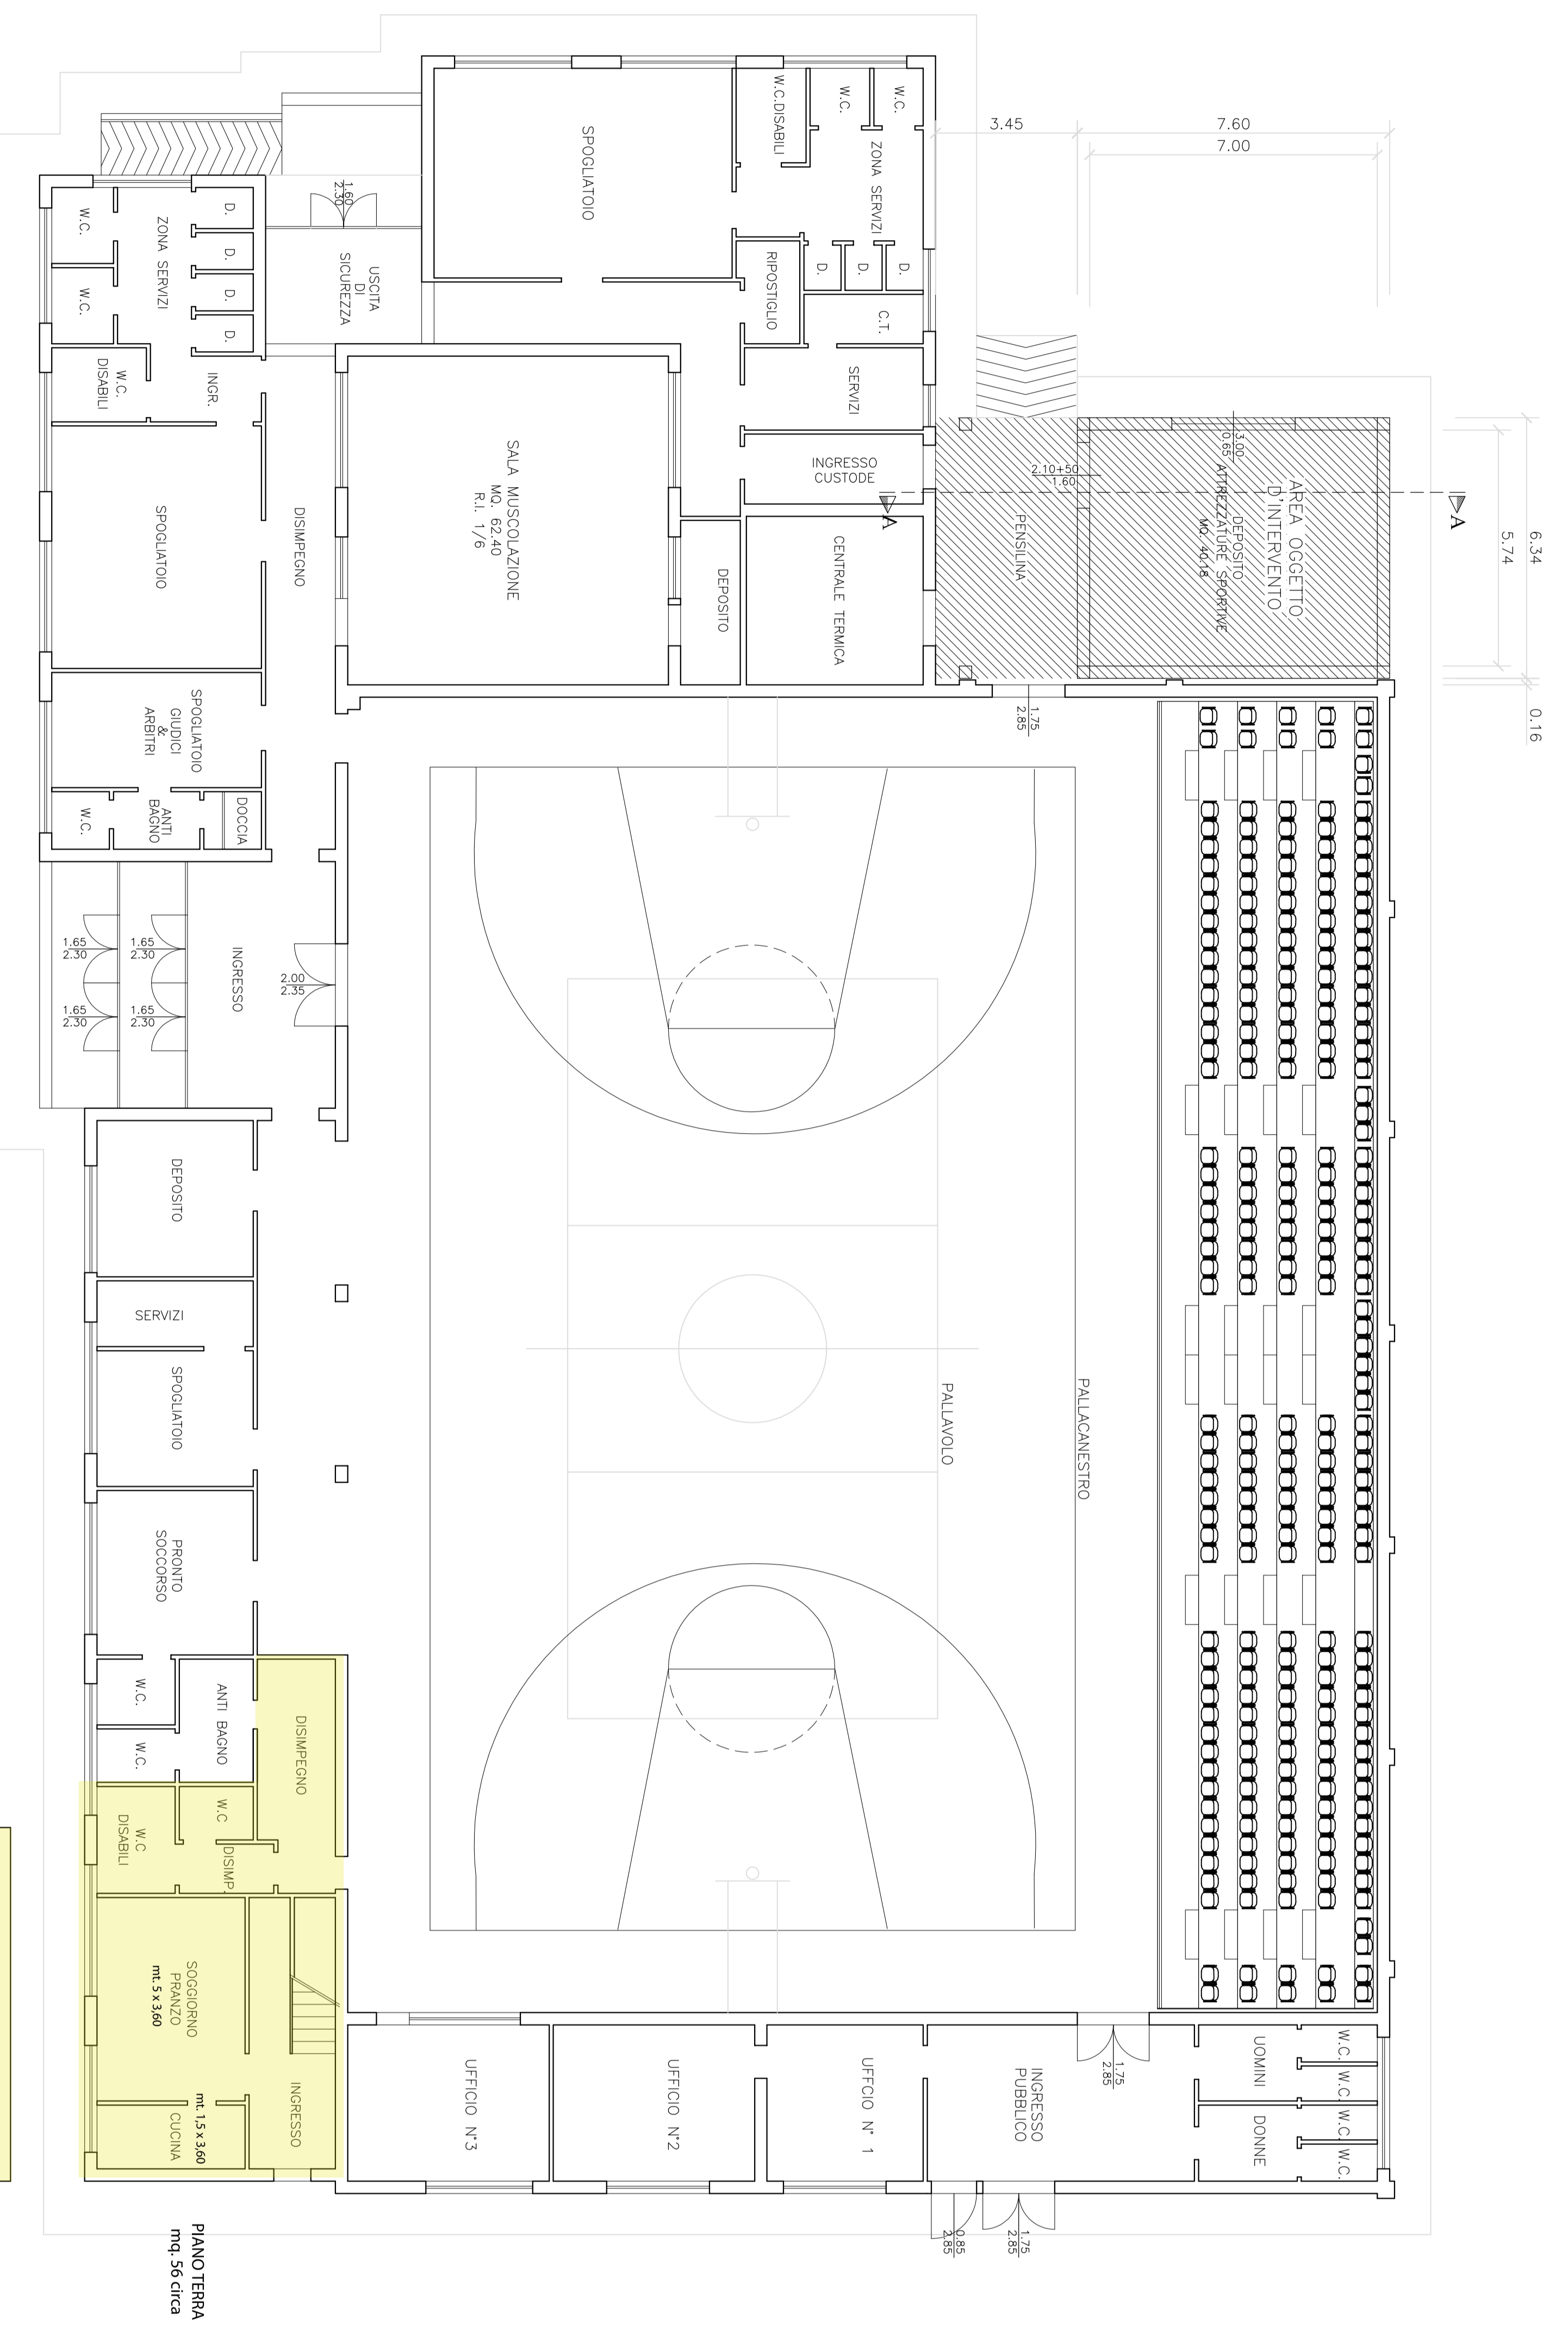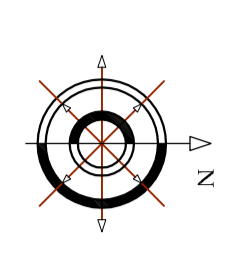


PIANTA PIANO TERRA

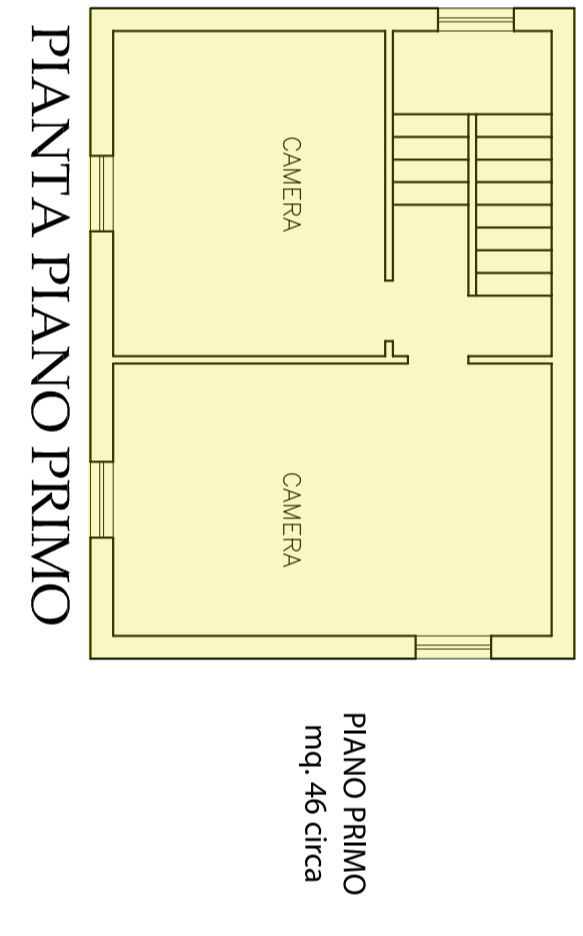


PIANTA PIANO PRIMO

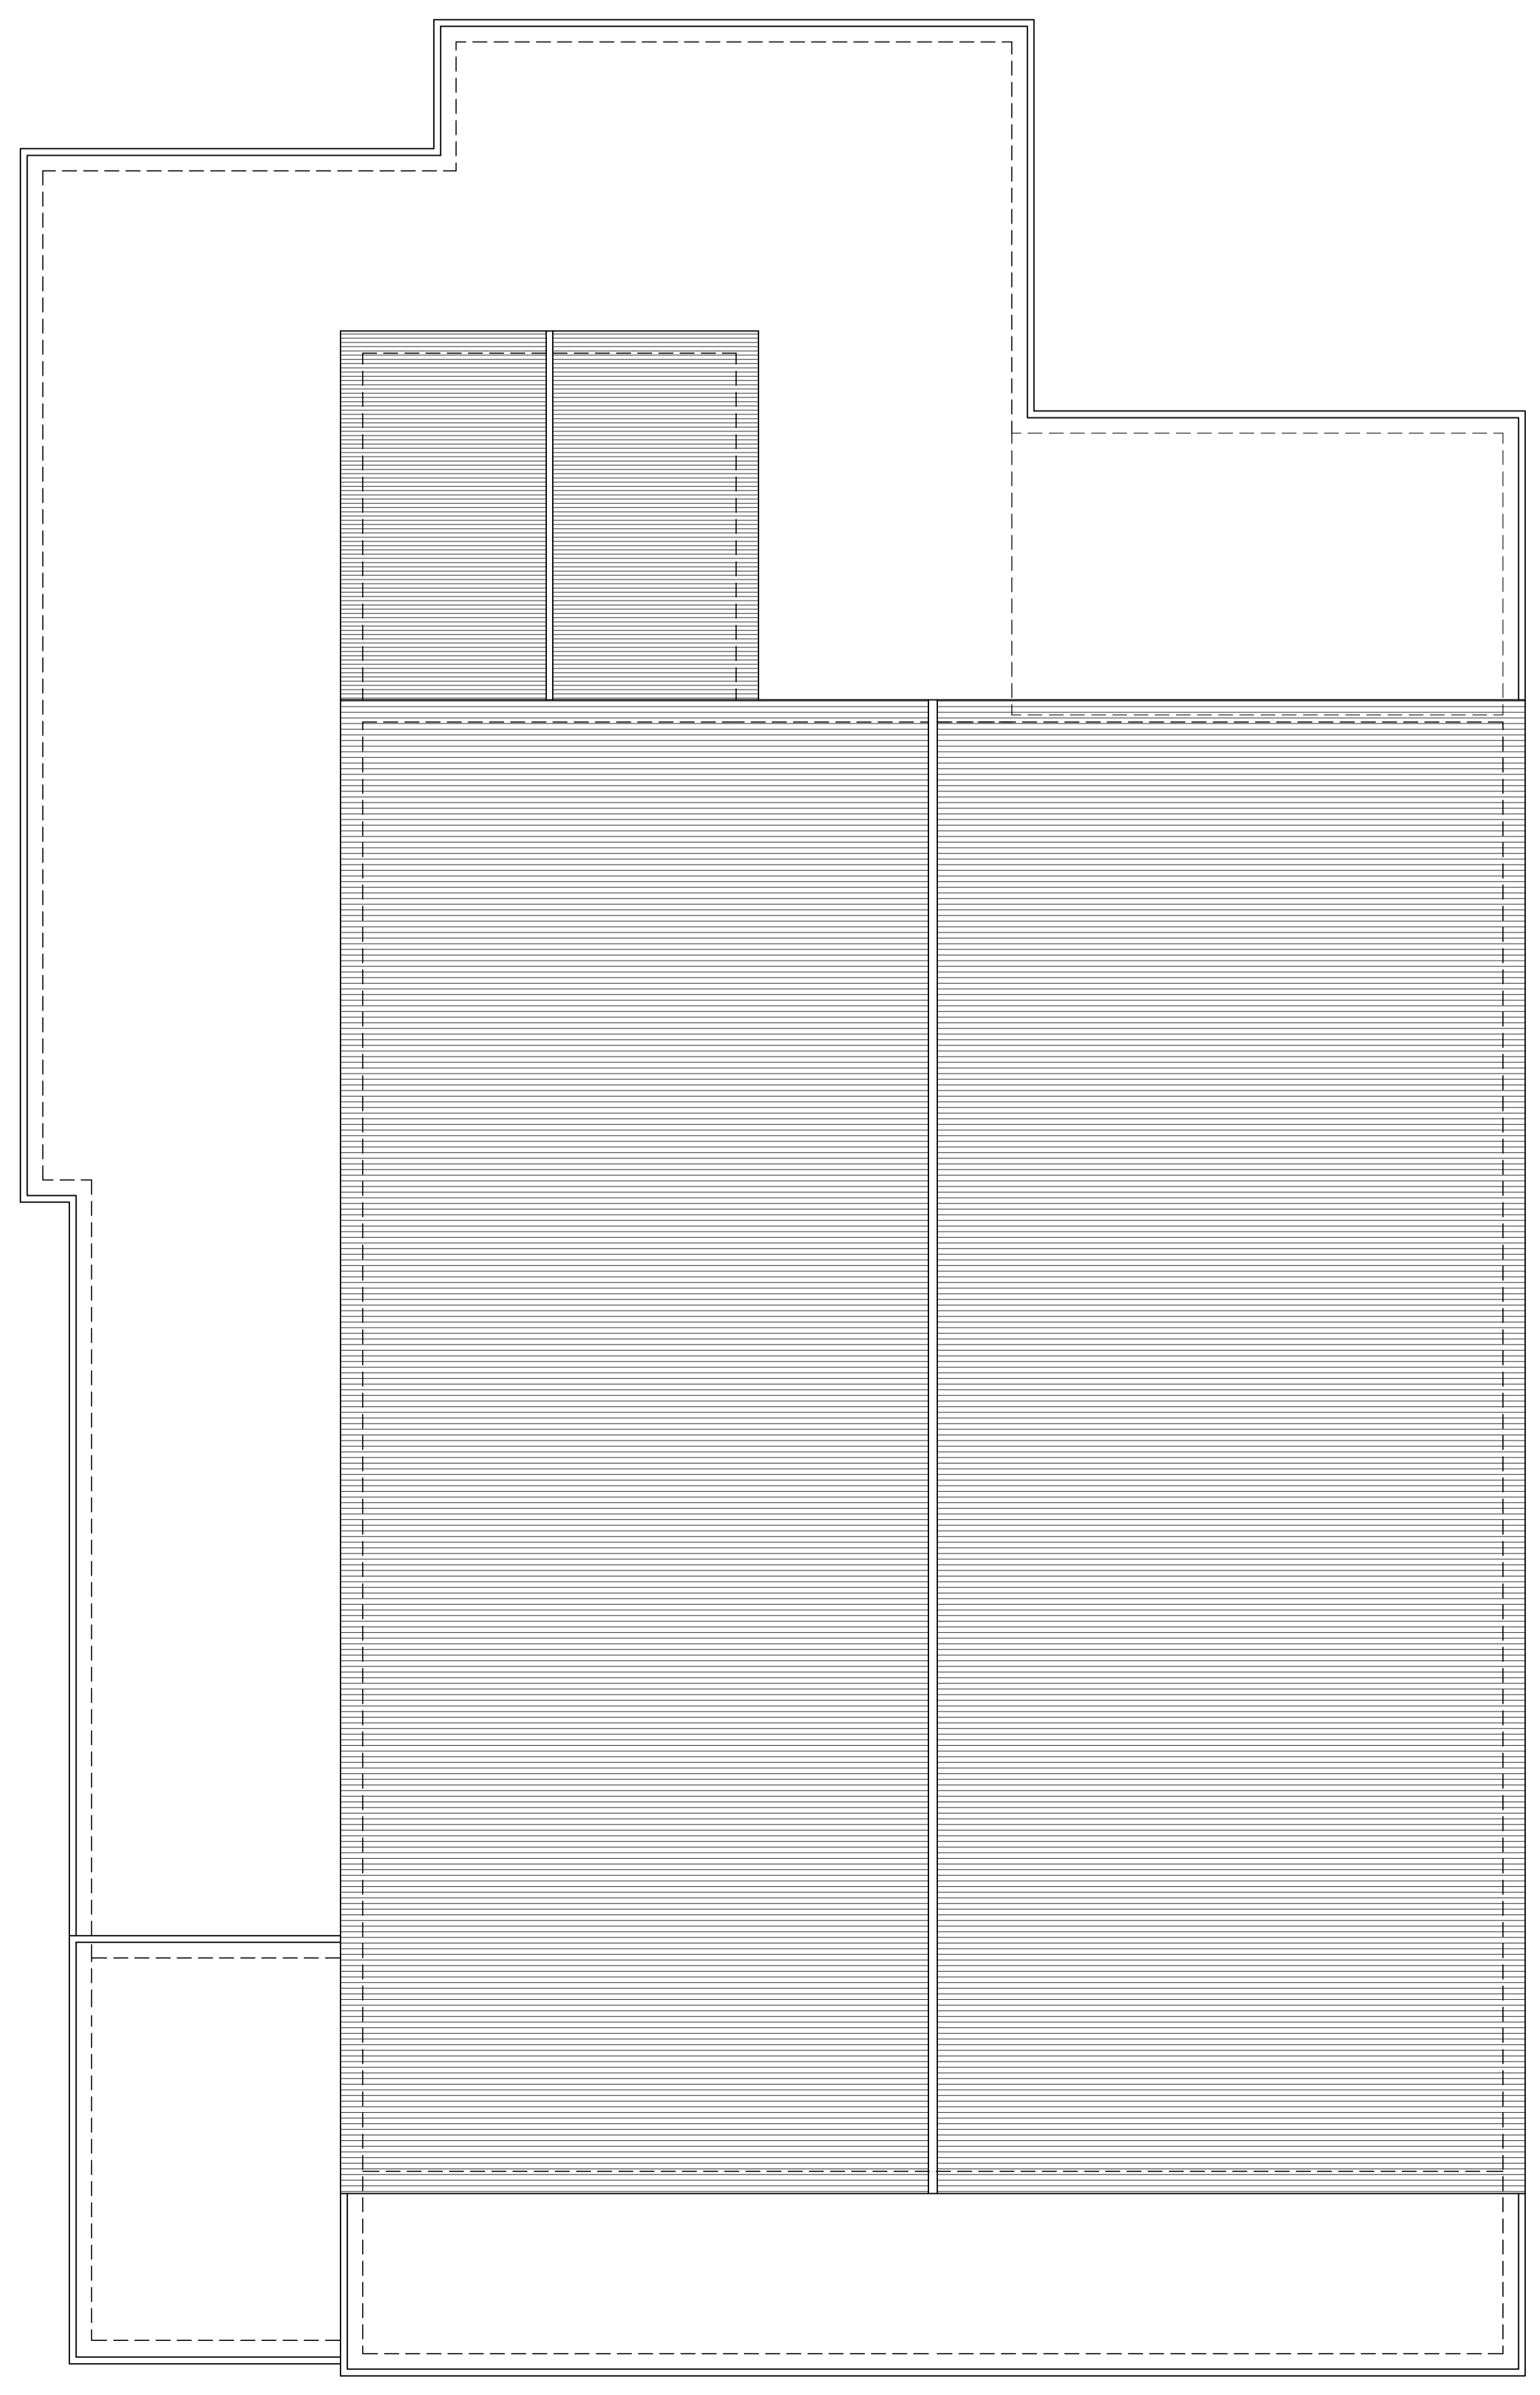

PIANTA COPERTURA

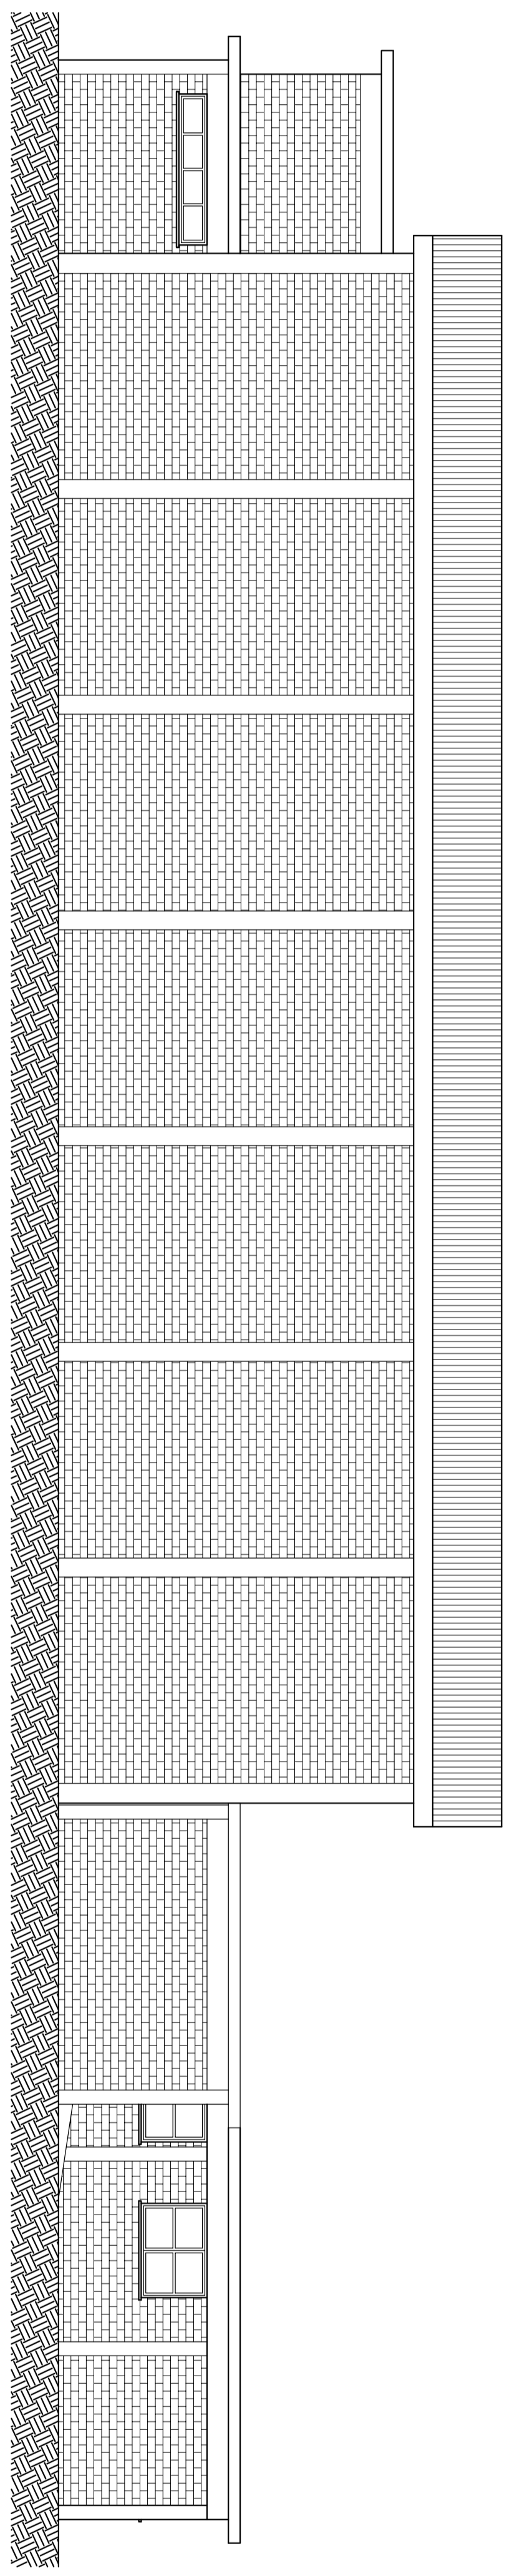

PROSPETTO NORD OVEST

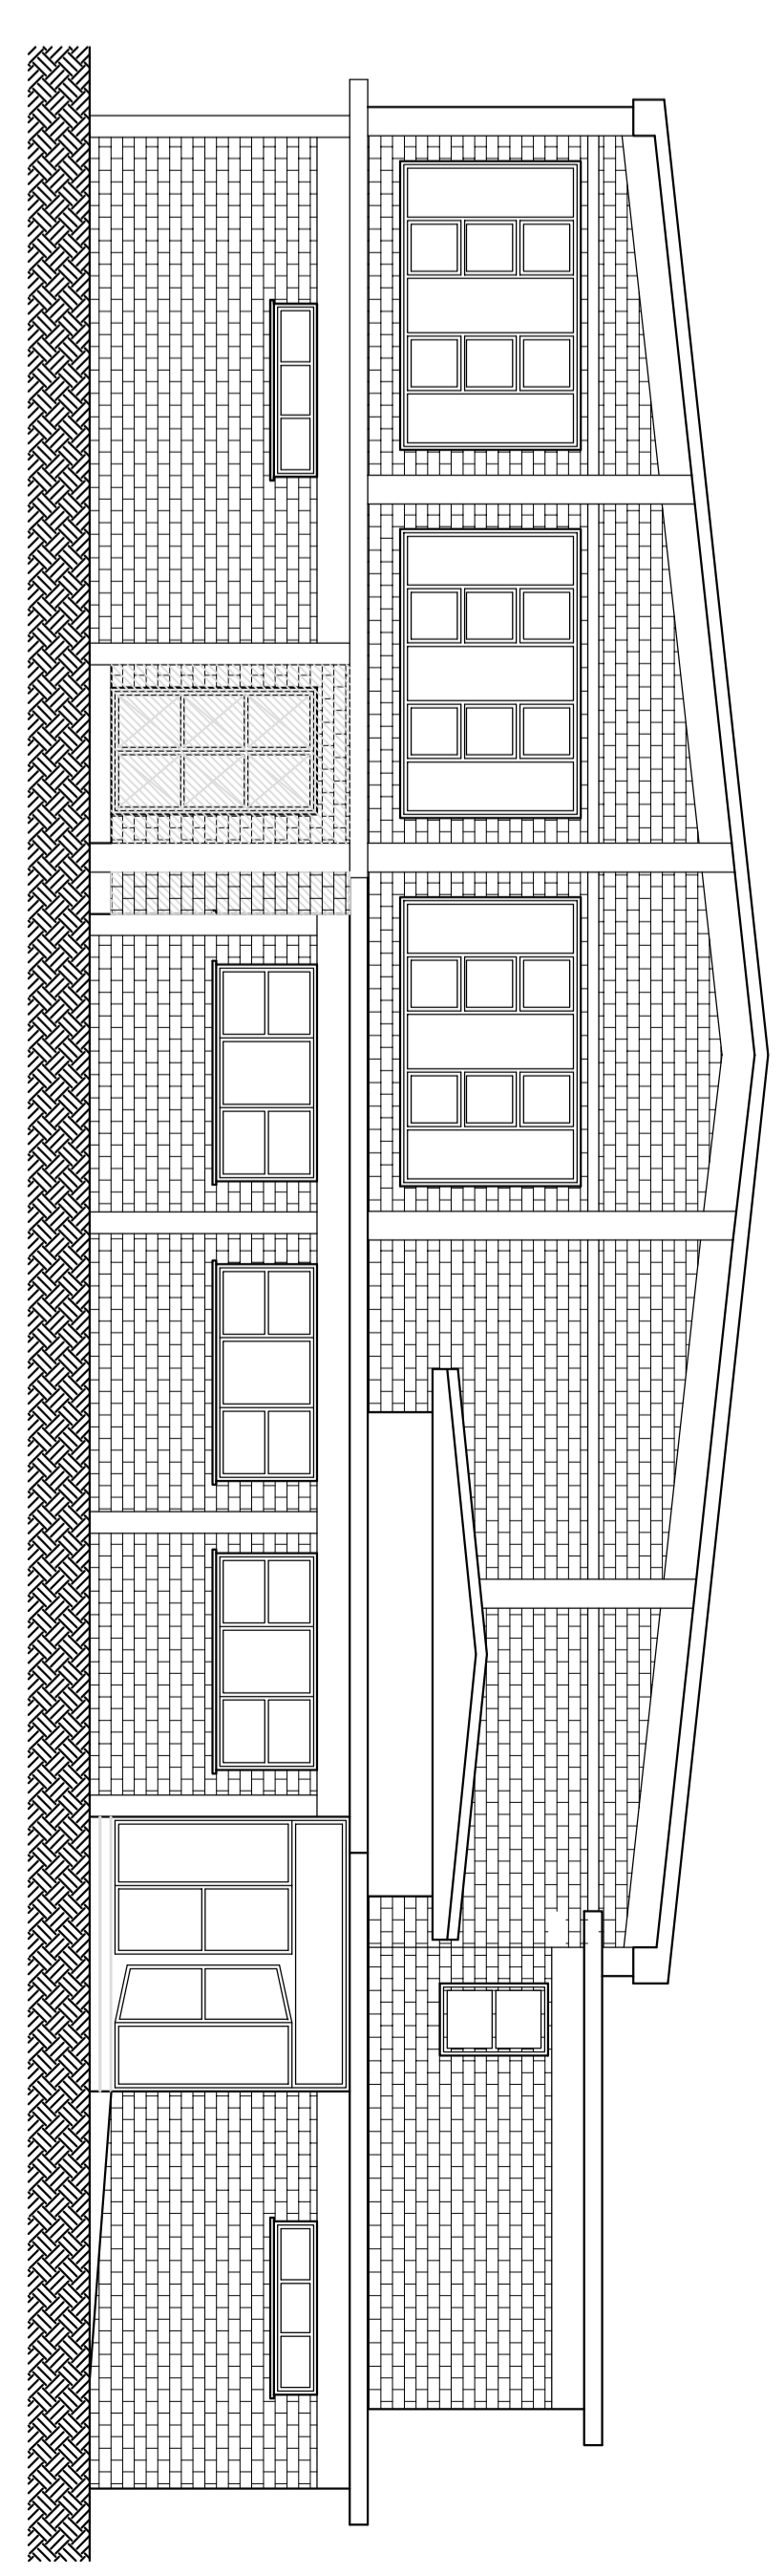

PROSPETTO SUD EST