

COMUNE DI

# CESENA

OGGETTO

PARCO URBANO DELL'IPPODROMO  
COMPARTO 05/08 AT6  
VARIANTE AL PIANO URBANISTICO  
ATTUATIVO DI INIZIATIVA PRIVATA

LOCALIZZAZIONE: CESENA  
VIA PONTESCOLLE - VIA COPPI

PROPRIETA'

COLOMBARDA S.P.A.  
Viale Vespucci, 29 - Rimini

IL PROGETTISTA

Dott. Arch. Paolo Agostini  
Via Plauto n. 50 - 47023 Cesena  
Telefax 0547/21552

COLLABORATORE

Dott. Arch. Stefano Barzocchi


TAVOLA 15

PLANIMETRIA IMPIANTI  
RETE ACQUEDOTTO  
ANTINCENDIO

SCALA 1/500

DATA

SETTEMBRE 2013

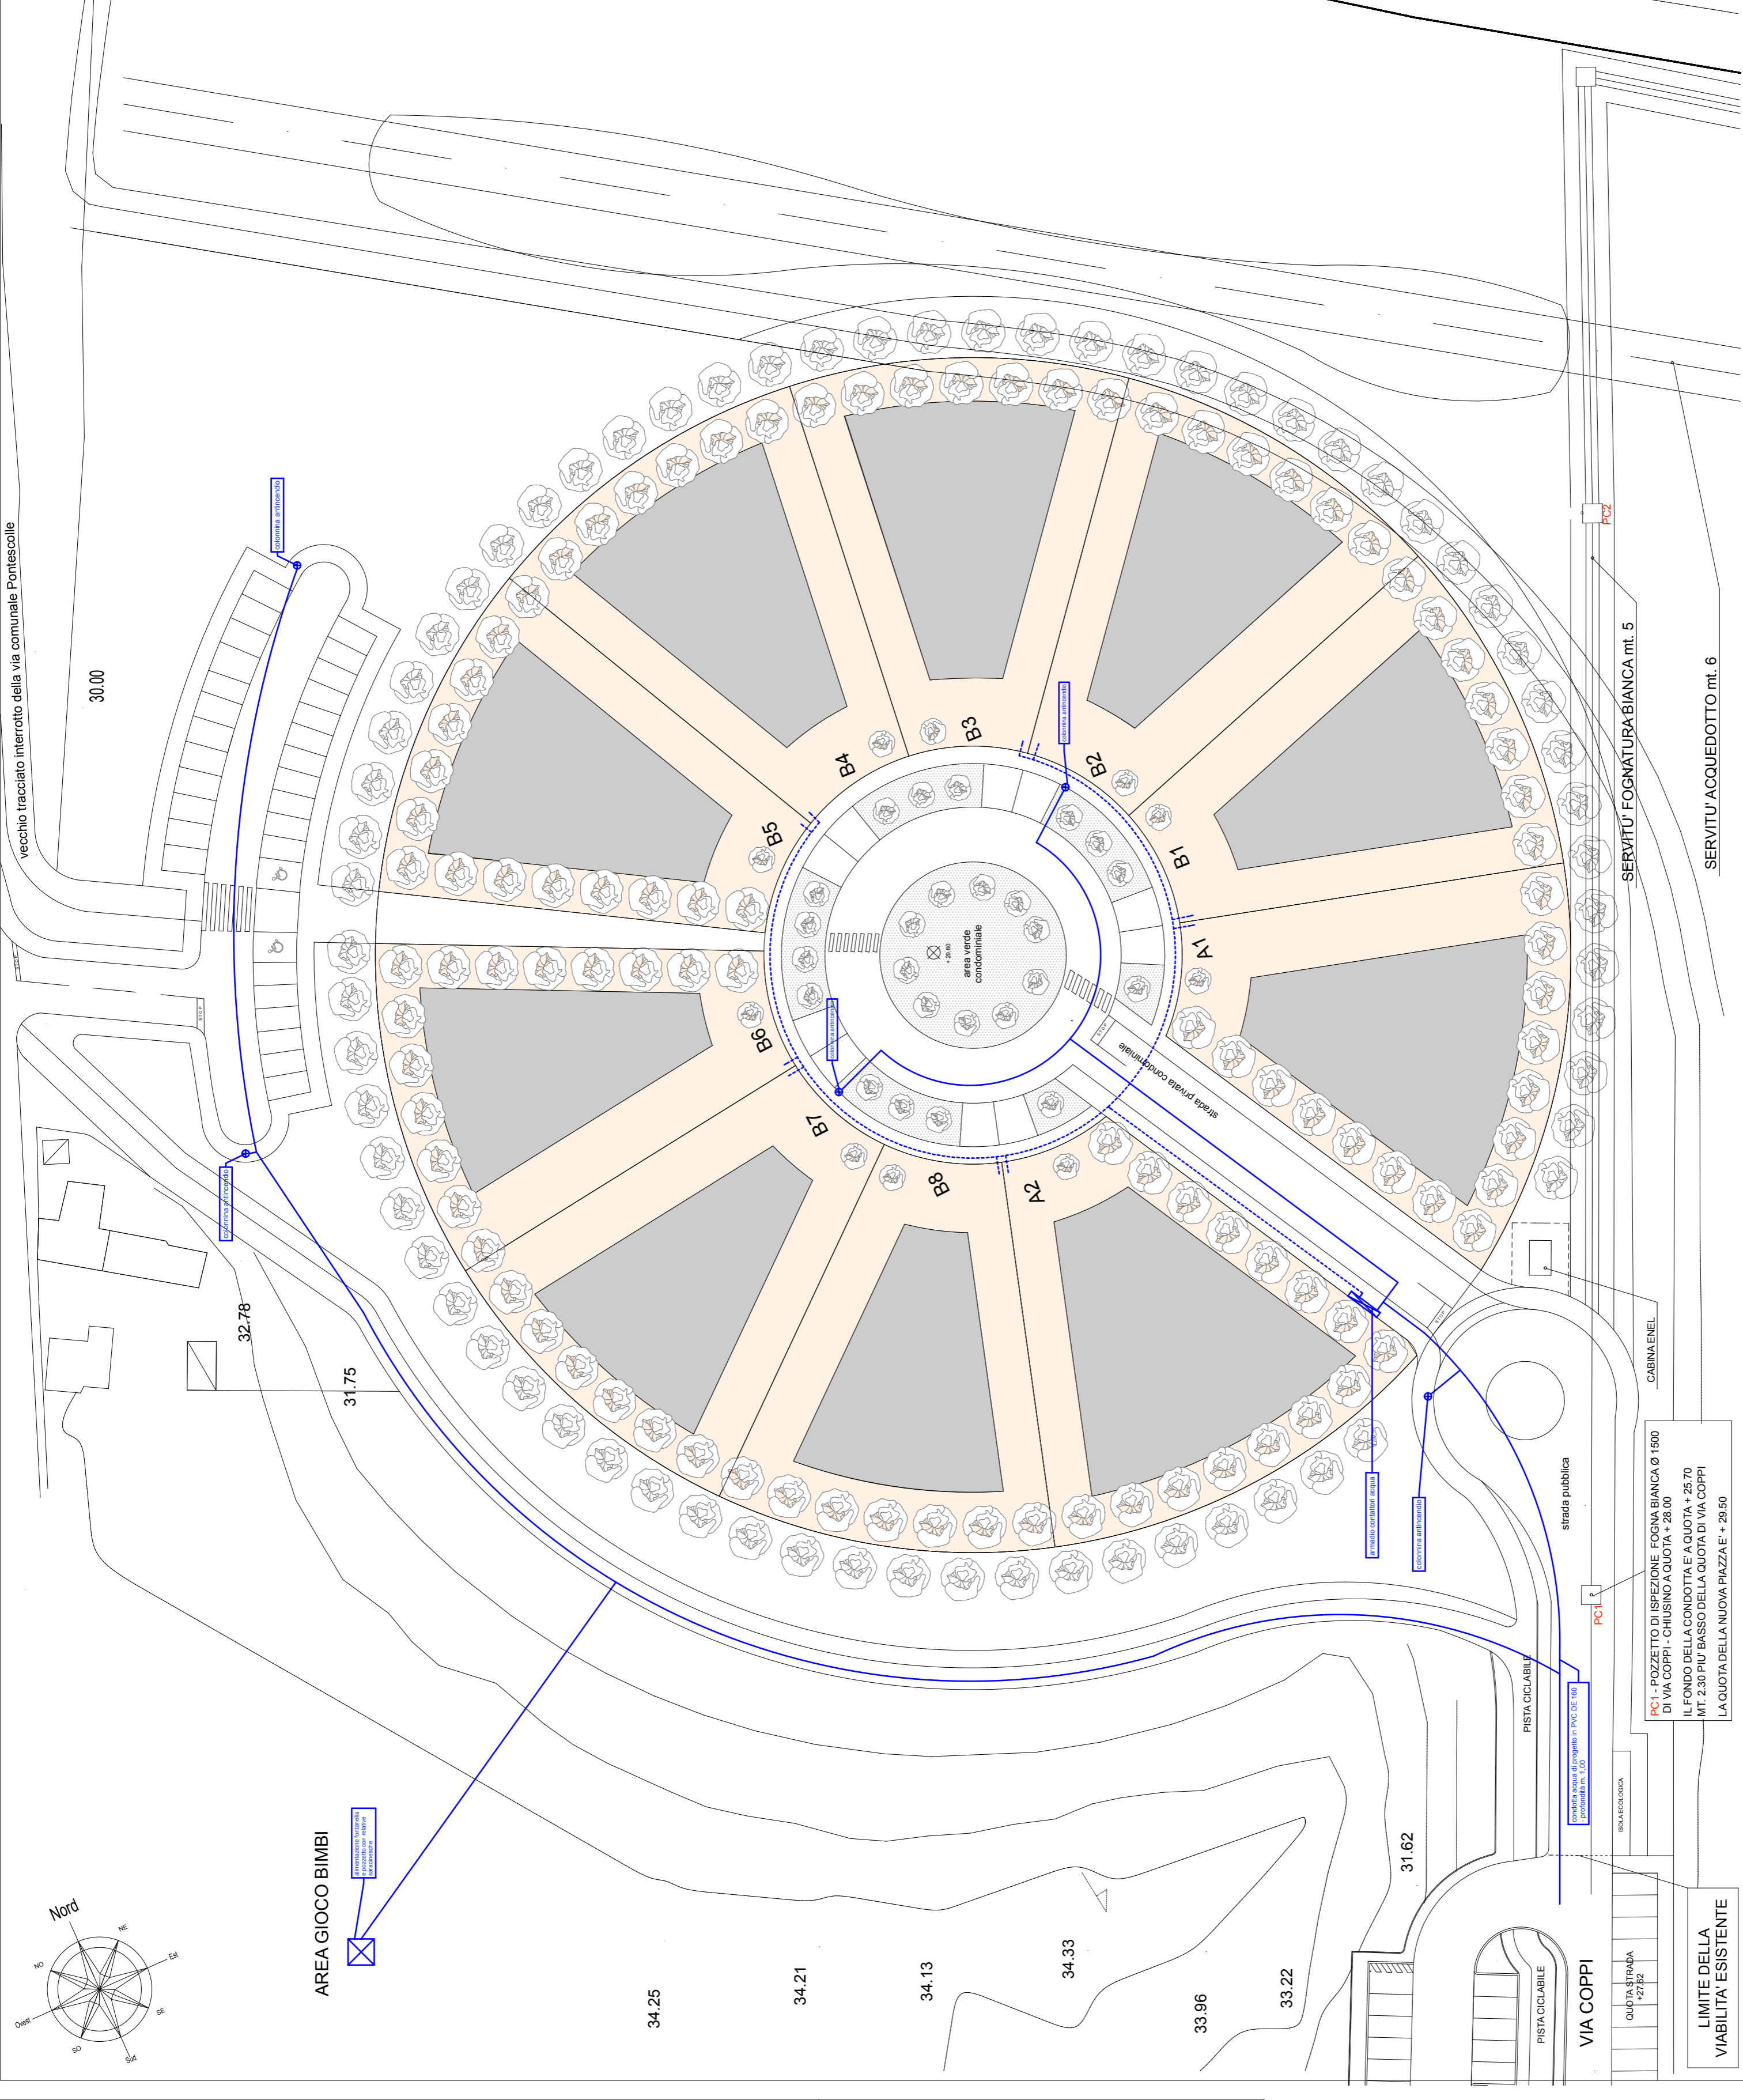

## LEGENDA IMPIANTI

### ACQUA

— RETE ACQUA PEAD Ø 110 mm

- - - RETE ACQUA PRIVATA

☒ POZZETTO CM 100x100 CON  
CHIUSINO IN GHISA PER TENUTA

## LEGENDA

■ Massimo ingombro edifici residenziali