



COMUNE DI CESENA
 SETTORE EDILIZIA PUBBLICA
 SERVIZIO IMPIANTI ELETTRICI

PROGETTO MAN

**RETE IN FIBRA OTTICA
 NEL COMUNE DI CESENA**
 ANELLO CENTRO URBANO - 1° LOTTO

A OPERE STRADALI / INFRASTRUTTURALI

- STUDIO DI FATTIBILITA'
- PROGETTO PRELIMINARE
- PROGETTO DEFINITIVO
- PROGETTO ESECUTIVO

ALLEGATO n.

2.14

IMPIANTISTICA DATA CENTER

PRESSO NUOVA SEDE P.M.
 FABBRICATO "EX TRIBUNALE"

Scala 1:100
 1:200


Il Dirigente Settore Edilizia Pubblica e R.U.P.
 ARCH. GUALTIERO BERNABINI

Progettista Impianti Elettrici:
 P.I. EVIS MINGOZZI

Data:
 Dicembre 2015


Progettista Impianti Meccanici:
 ING. GIOVANNI BATTISTINI

Aggiornamenti:

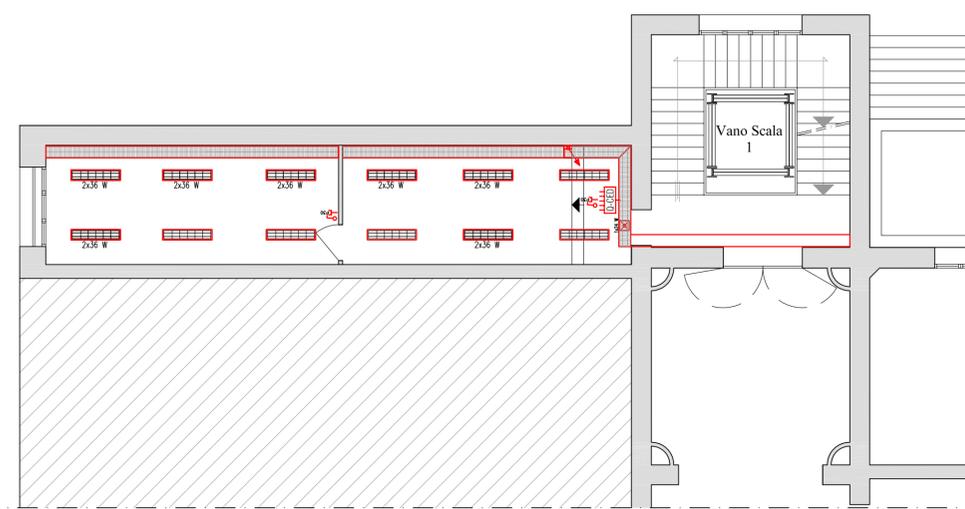


PIANO PRIMO

IMPIANTO ELETTRICO SALA SERVER MAN scala 1:100

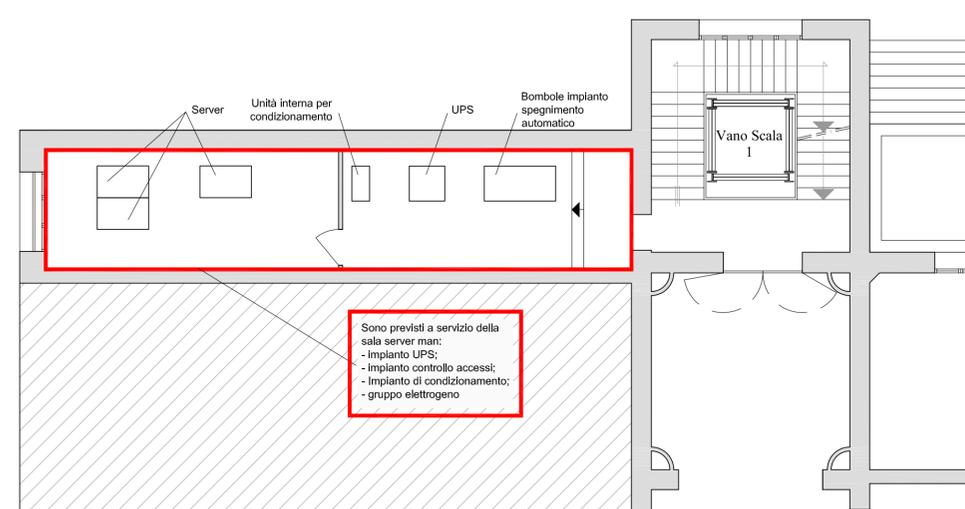


PIANO PRIMO

IMPIANTI SPECIALI SALA SERVER MAN scala 1:100

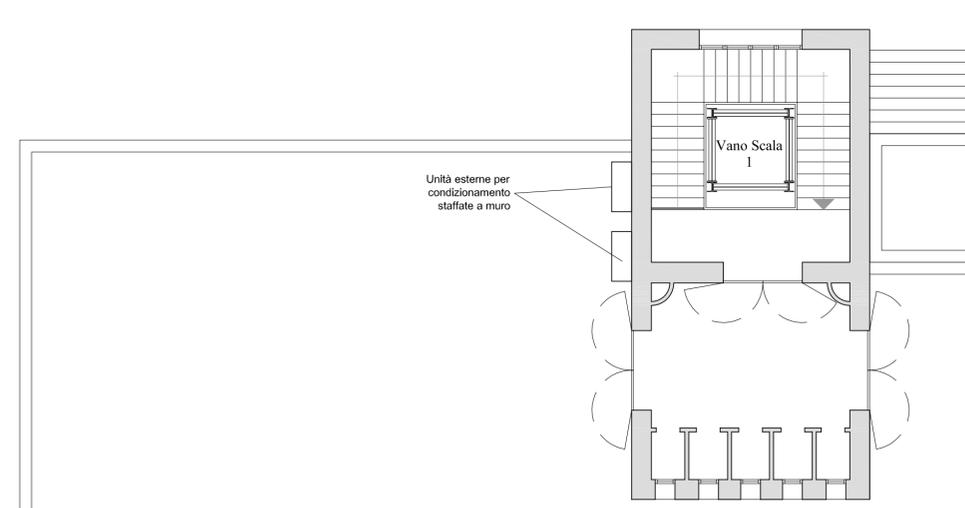

PIANO COPERTURA

MACCHINE ESTERNE CONDIZIONAMENTO scala 1:100

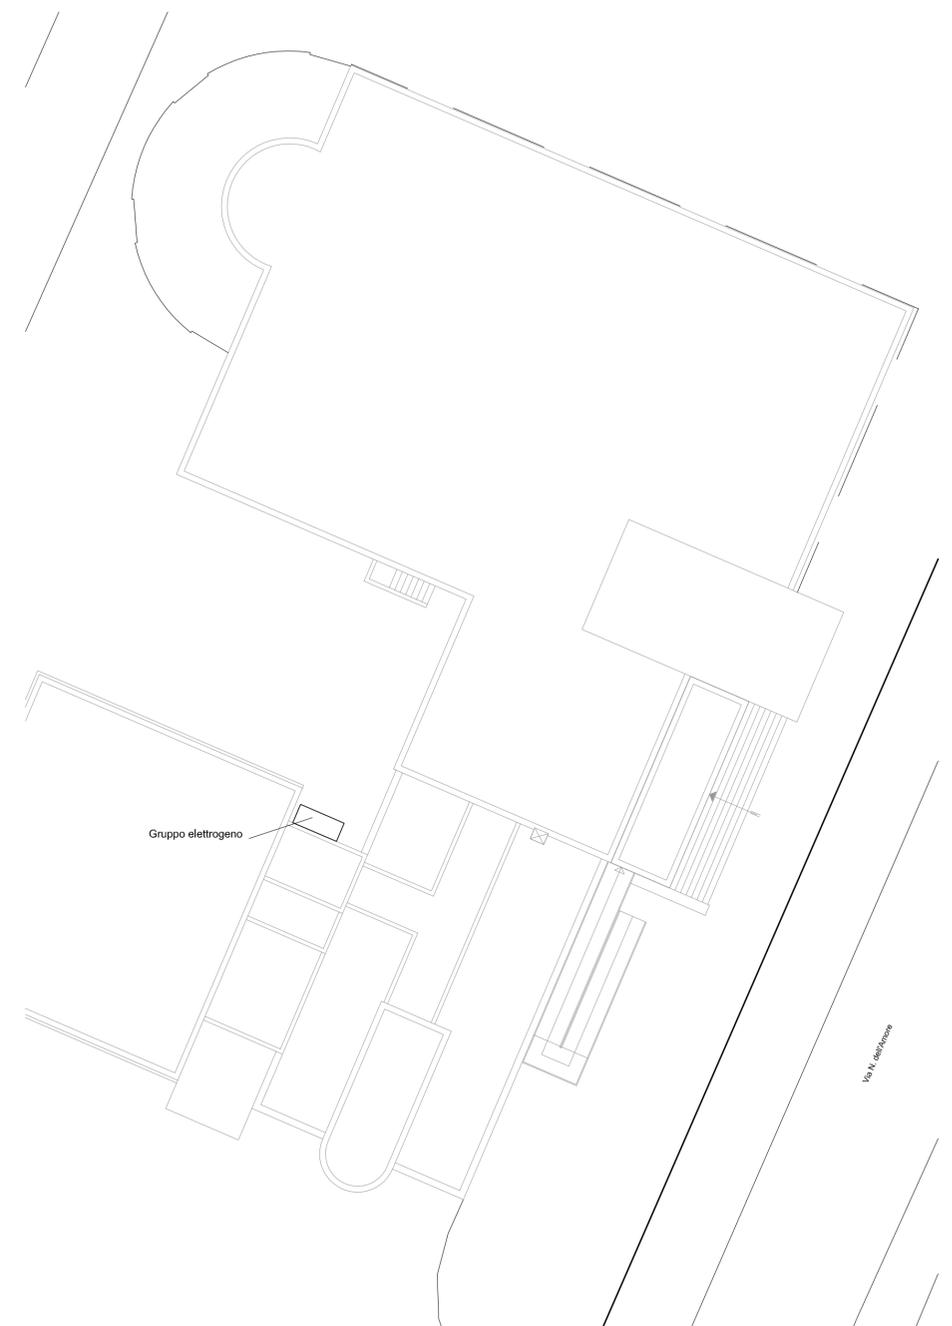

PLANIMETRIA GENERALE

POSIZIONAMENTO GRUPPO ELETTROGENO scala 1:200